


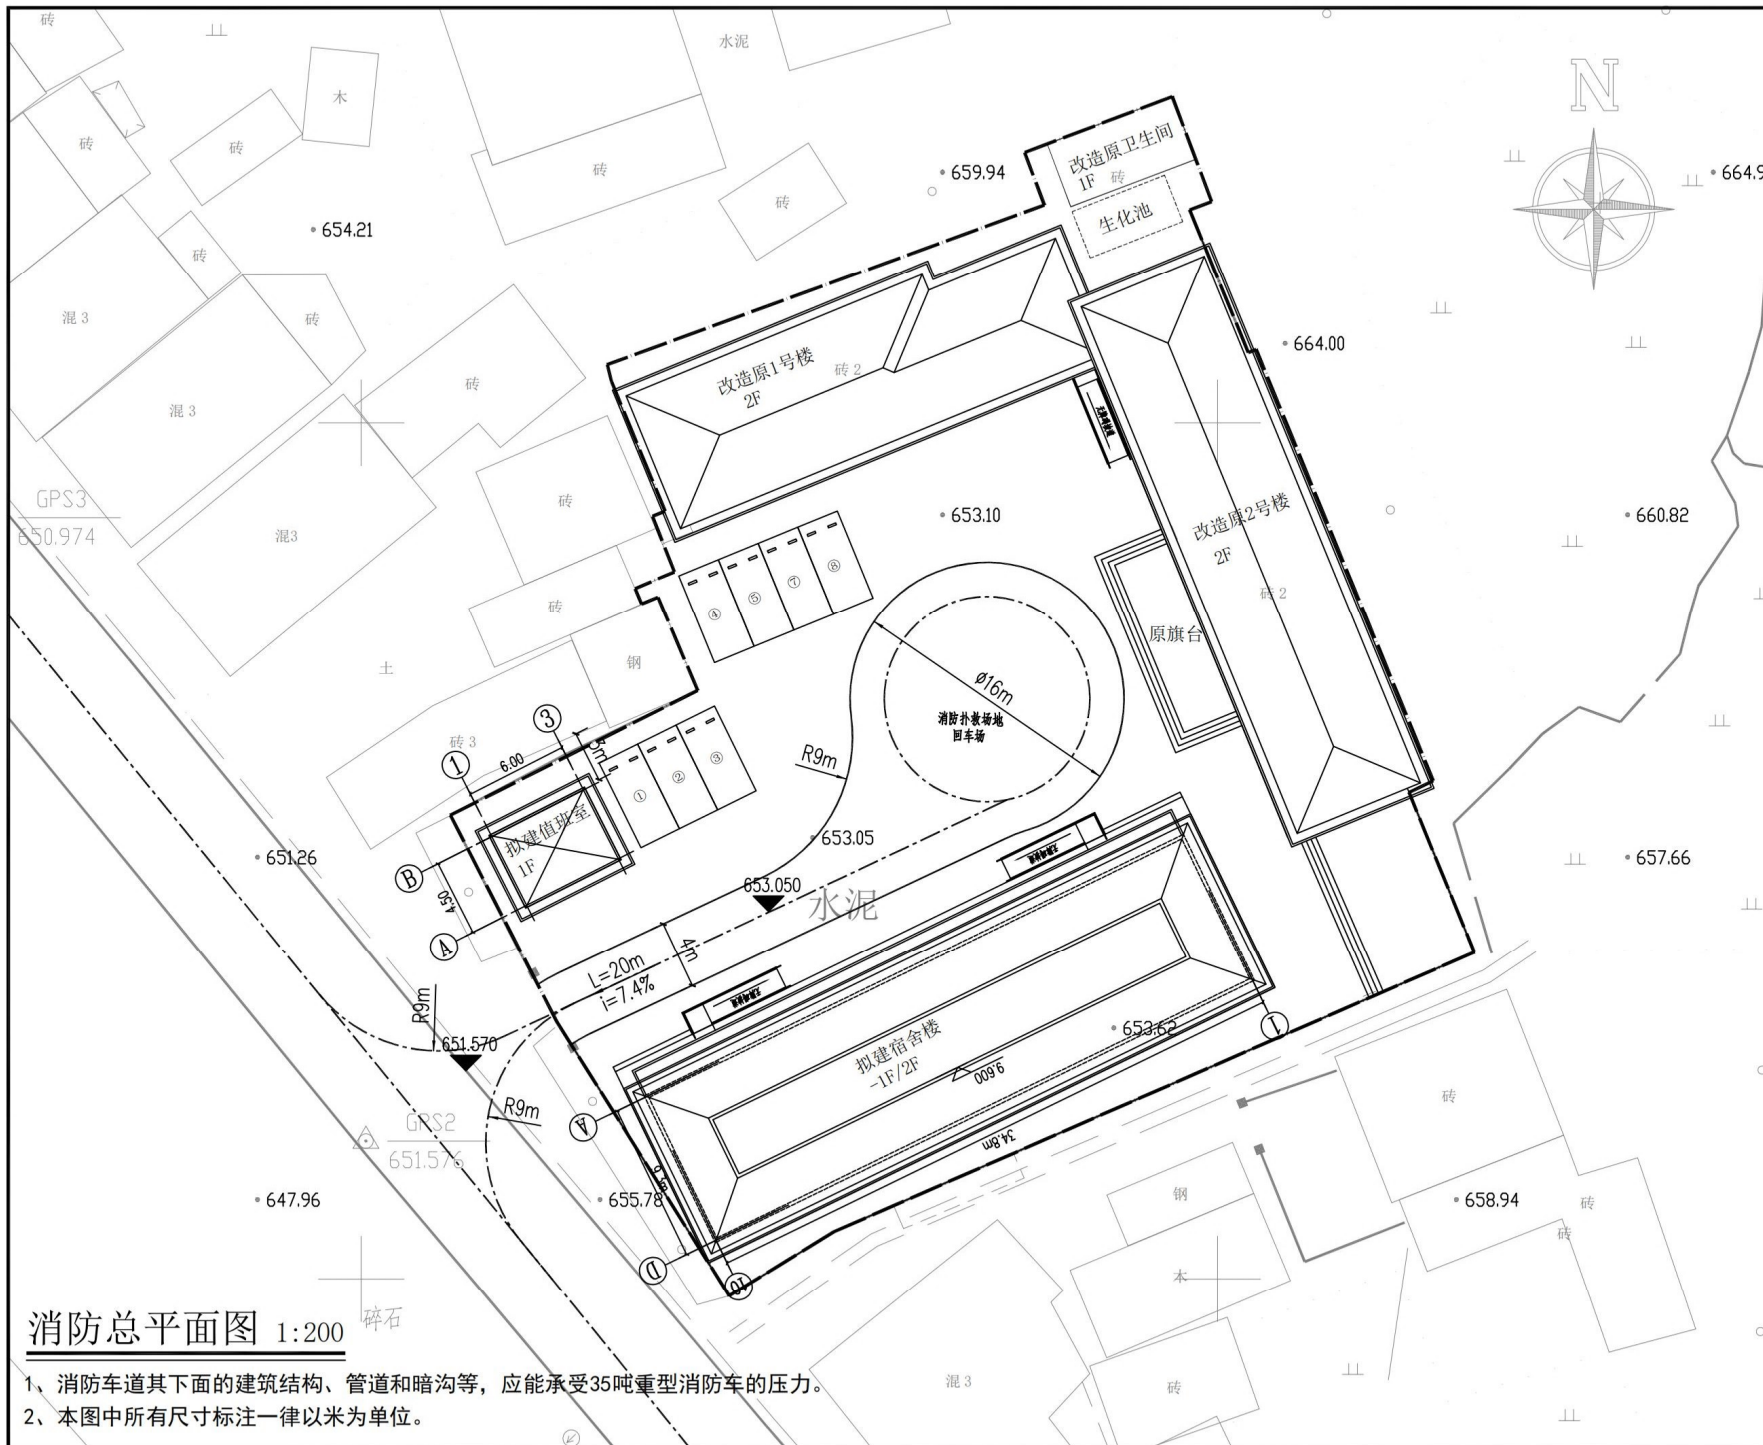



皓筠工程设计有限公司
Hao Yun Engineering Design Co., Ltd

建筑行业乙级、市政行业乙级、风景园林工程乙级
电力行业丙级、水利行业丙级
证书编号: A221015593-6/6
地址: 辽宁省沈阳市苏家屯区南京南街1208号

平面示意图:
SITE PLAN

注册执业签章

姓名	黄志成
注册证书号码	185400056
注册印章号码	2101559-003

建设单位:
CONTRACTOR WITH

工程名称:
PROJECT

子项名称:
SUB ITEM

设计号:
PROJECT NO.

图名:
DRAWING TITLE

消防总平面图

项目负责人 DESIGN SUPERVISOR	黄志成	
专业负责人 SPECIALIZED SUPERVISOR	黄志成	
审核 REVIEWER	邵子春	
审定 APPROVED BY	许春丽	
校对 CHECKER	黄艳	
设计 DESIGNED BY	肖延影	

设计专业 DESIGNED IN	建筑 BUILDING	设计阶段 DESIGN STAGE	方案图 SCHEME
图号 DRAWING NO.	02	版本编号 VERSION NO.	A 版
比例 SCALE	1:200	日期 DATE	2022-12

说明:
REMARKS

- 1、本图版权为本设计院所有, 任何人士如未获允许不得翻印任何部分。
- 2、所有尺寸均以标注为准, 图上自行量取无效。
- 3、本图需加盖本设计院工程设计出图专用章及注册章方有效。
- 4、本图需经国家有关部门批准方可施工。

方案二鸟瞰图



方案一鸟瞰图

